

PÉTITIONNAIRE
Syndicat du Territoire d'Énergie de l'Isère
27, Rue Pierre Sémard
38 000 Grenoble
Tel : 04 78 13 91 42
Fax : 04 78 13 91 43
Site : www.tedi.fr
Courriel : syndicat@territoire-energie.fr

CONCESSIONNAIRE ENDS
L'ÉNERGIE EN ISÈRE
Mairie Pays de Rhone
7, Boulevard Pasteur
38 200 VIENNE

DOSSIER TECHNIQUE EXEMPLAIRE POUR AVIS

ETAT DES RENSEIGNEMENTS

Caractéristiques des travaux
Objet : Enlèvement des réseaux HTA/BTA, EP & de Télécommunication sur R.D No 123 Issus du Poste "L'Orée du Village"

Entreprise chargée des travaux : SERPOLLET
Date de la réalisation et durée probables des travaux : 1 mois
Nom et adresse du lotissement :
Référence de l'autorisation de lotir :
Caractéristiques du poste simplifié :

Concession du projet :
Concession de la canalisation existante :
Raccordement au réseau existant :
Nature des ouvrages :
Nature des canalisations :

Catégorie :
Tension de service :
Longueur pose sur voie publique :
Longueur pose sur terrain privé :
Longueur totale posée :
Longueur totale déposée :
Caractéristique des conducteurs posés :

Nombre de conducteurs :
Supports :
Isolateurs :

Édition le : 02/12/2020

Le Pétitionnaire,
Le président du Syndicat du
Territoire d'Énergie de l'Isère

COMMUNE DE CHUZELLES
PLAN DE SITUATION

Numéro DT : 2020112673820S77

DATE	IND.	OBSERVATIONS	EXECUTE	VERIFIE
02.12.2020	A	PROJET	SGA	D.C

DOSSIER TECH 38 No: 20.003.425
REF. PLAN : SGA02.12.2020
Echelle : 1:25000


COMMUNE DE CHUZELLES
Enfouissement des réseaux HTA/BTA, EP & de Télécommunication sur R.D No 123 Issus du Poste "L'Orée du Village"

PLAN DE POSE

Echelle 1/500

A POSER	PBA 12-E-12.5	1 POSER	PBA 10-D-650	2 POSER	REMBT 300	3 POSER	REMBT 450	4 POSER	REMBT 300
SUPPORT BETON A IMPLANTER (En dp & en arrêt sur EXI 1 et à 1.50m du Pba d1) (massif : 0.90m x 0.90m x 1.0m)		SUPPORT BETON A IMPLANTER (Sur accotement en EP & en arrêt sur EXI 3, à 1m du Pba d8)		SOCLE + COFFRET (A encastré dans mur de la Parcelle A - 2865)		SOCLE + COFFRET (A encastré dans mur de la Parcelle A - 1425)		SOCLE + COFFRET (A encastré dans mur de la Parcelle A - 589)	

Tronçons	Longueurs géographiques	Sections	Aéro Sout.	tranchées	LONGUEURS UNIFILAIRES						Fourreaux			
					HTAs	BTS	BTS	BTL	EPs	TPC	TPC	TPC	Ø63	Ø90
Réseau Tension - Poste "L'Orée du Village"														
A - BJ1	280.00	3x150° AI	12.00	280.00	296.00									282
Réseau Basse Tension - Poste "L'Orée du Village"														
A-1	23.00	BTS 3x150°+95° Alu	14.00	3.00	32.00	14.00								25
1-2	45.00		7.00	3.00	47.00	7.00								47
2-3	85.00			10.00	87.00									87
3-4	65.00			3.00	67.00									67
Total : 218.00, 18.00, 3.00, 3.00, 8.00, 5, 8, 87, 67														
Branchements														
2-2a	3.00	BTS 4x35 Alu	3.00	3.00			8.00							5
3-3a-3b-3c	6.00			6.00										8
4-4a	14.00			11.00			16.00							16
4-4b	3.00			3.00										5
Total : 26.00, 23.00														
Eclairage Public														
A à RG1	1.00	TPC 63 + Cablette						3	3					
RG1 - RG2	23.00							25	25					
RG2 - RG3	79.00			1.00				81	81					
RG3 - RG4	91.00							93	93					
RG4 - RG5	79.00			1.00				81	81					
Total : 273.00, 2.00														
LONGUEURS TOTALES (m) 36.00, 323.00, 296.00, 233.00, 21.00, 24.00, 283, 283, 34, 226, 282														
TOTAL +5% 365.00, 339.25, 310.90, 244.75, 21.00, 24.00, 297.25, 296.75, 35.70, 299.75														

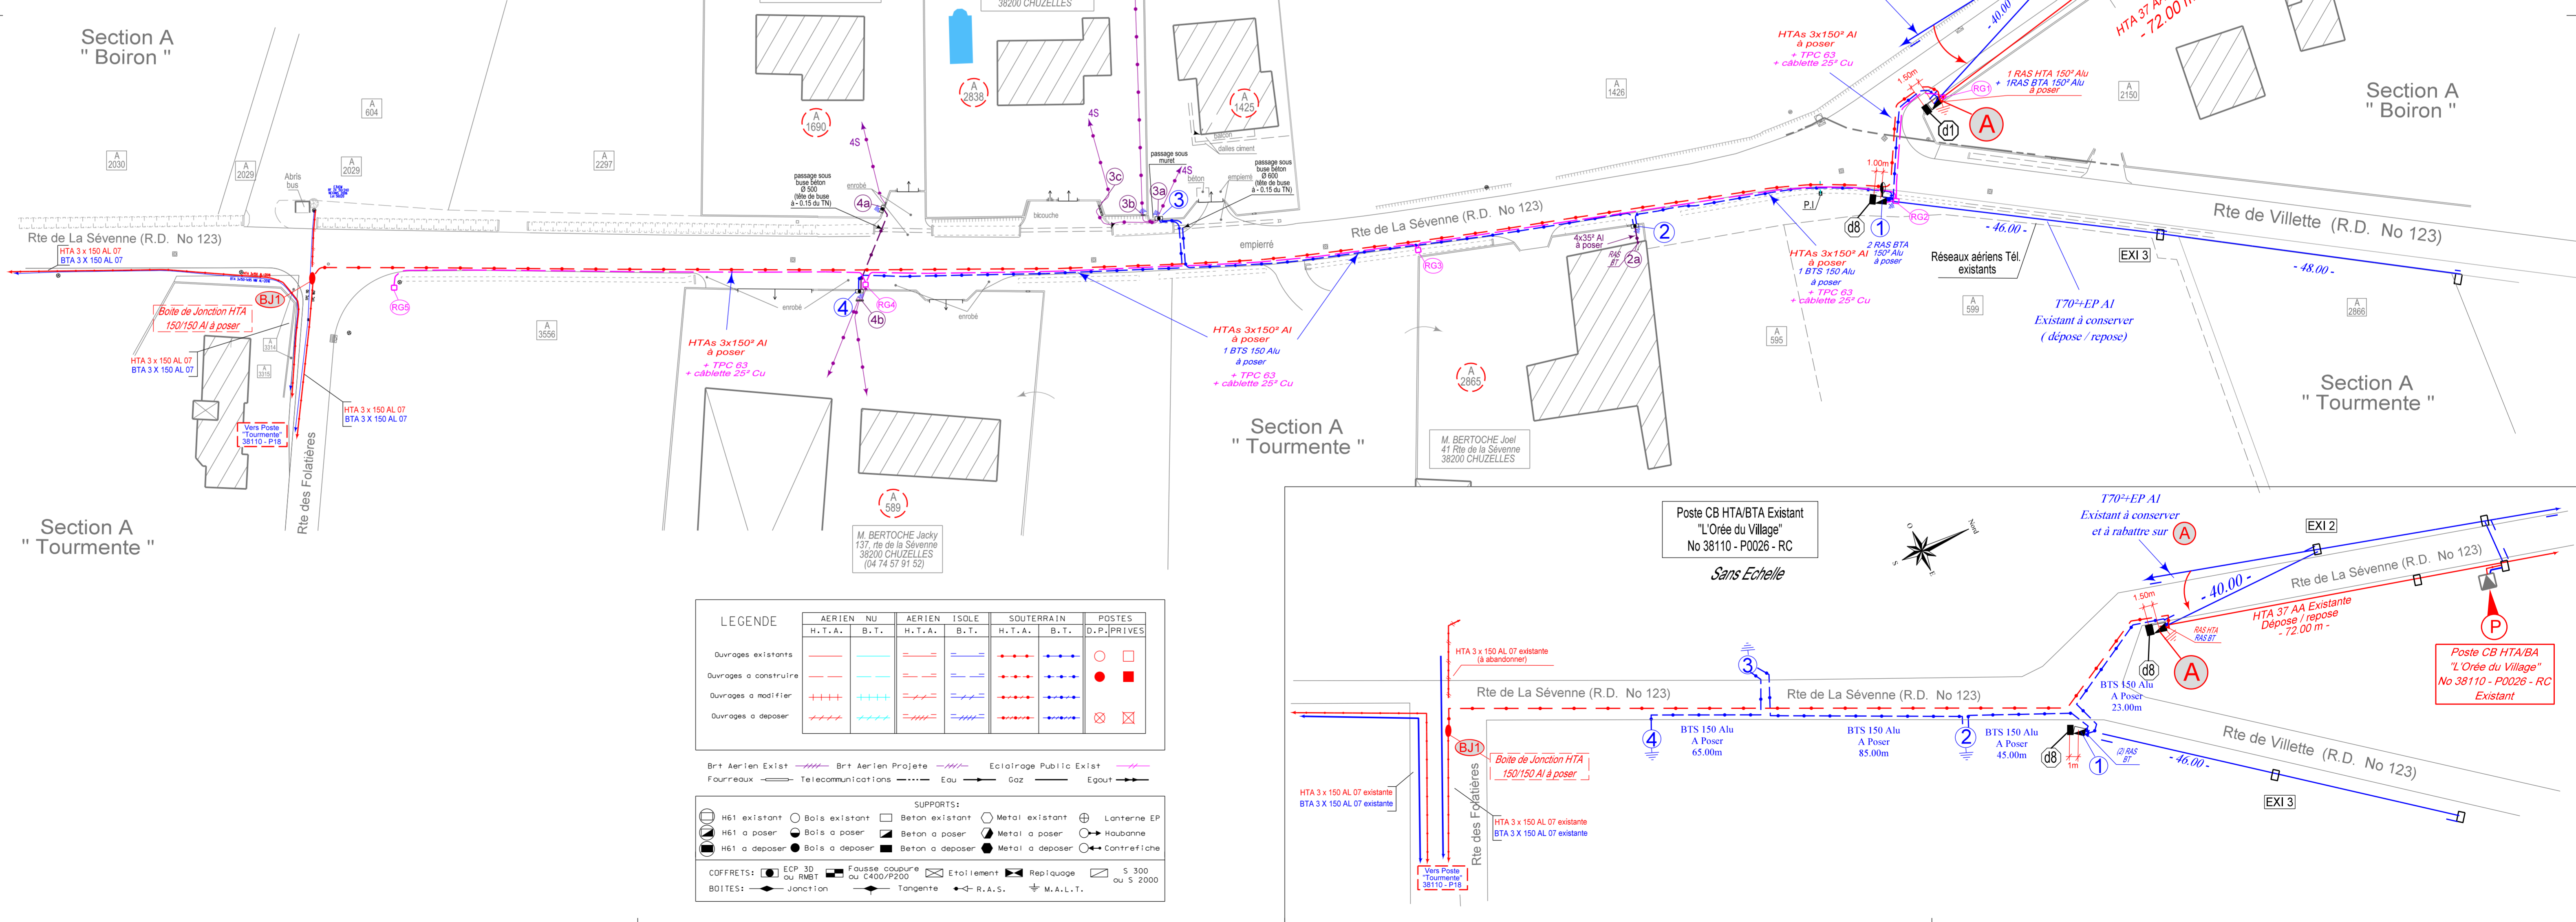

LEGENDE

Ouvrages existants	Ouvrages à construire	Ouvrages à modifier	Ouvrages à déposer
Aérien NU	Aérien ISOLE	Souterrain	POSTES
H.T.A., B.T.	H.T.A., B.T.	H.T.A., B.T.	D.P., PRIVÉS


Supports : H61 existant, H61 à poser, H61 à déposer, Bais existant, Bais à poser, Bais à déposer, Béton à déposer, Métal à poser, Métal à déposer, Lanterne EP, Haubanerie, Contrefort

Coffrets : ECP 3D ou RMBT, Fausse couleur ou C400/P200, Entoillement, Replissage, S 300 ou S 2000

Boîtes : JONCTION, Tangente, R.A.S., M.A.L.T.

TE38 : 20.003.110	TE38 SYNDICAT DU TERRITOIRE D'ENERGIE DE L'ISERE 27, Rue Pierre Semard 38 000 GRENOBLE Tél : 04.76.03.19.20 - Fax : 04.76.03.38.40 E-Mail : syndicatenergies@te38.fr	 731, ROUTE DE MORDREU 38 780 ESTRABLIN Tél : 04.74.25.91.42 Fax : 04.74.25.92.75 E-Mail : accueils@erfd.fr	Date : 02.12.2020 Echelle : 1/500
-------------------	---	---	--------------------------------------

COMMUNE DE CHUZELLES PLAN DE SITUATION

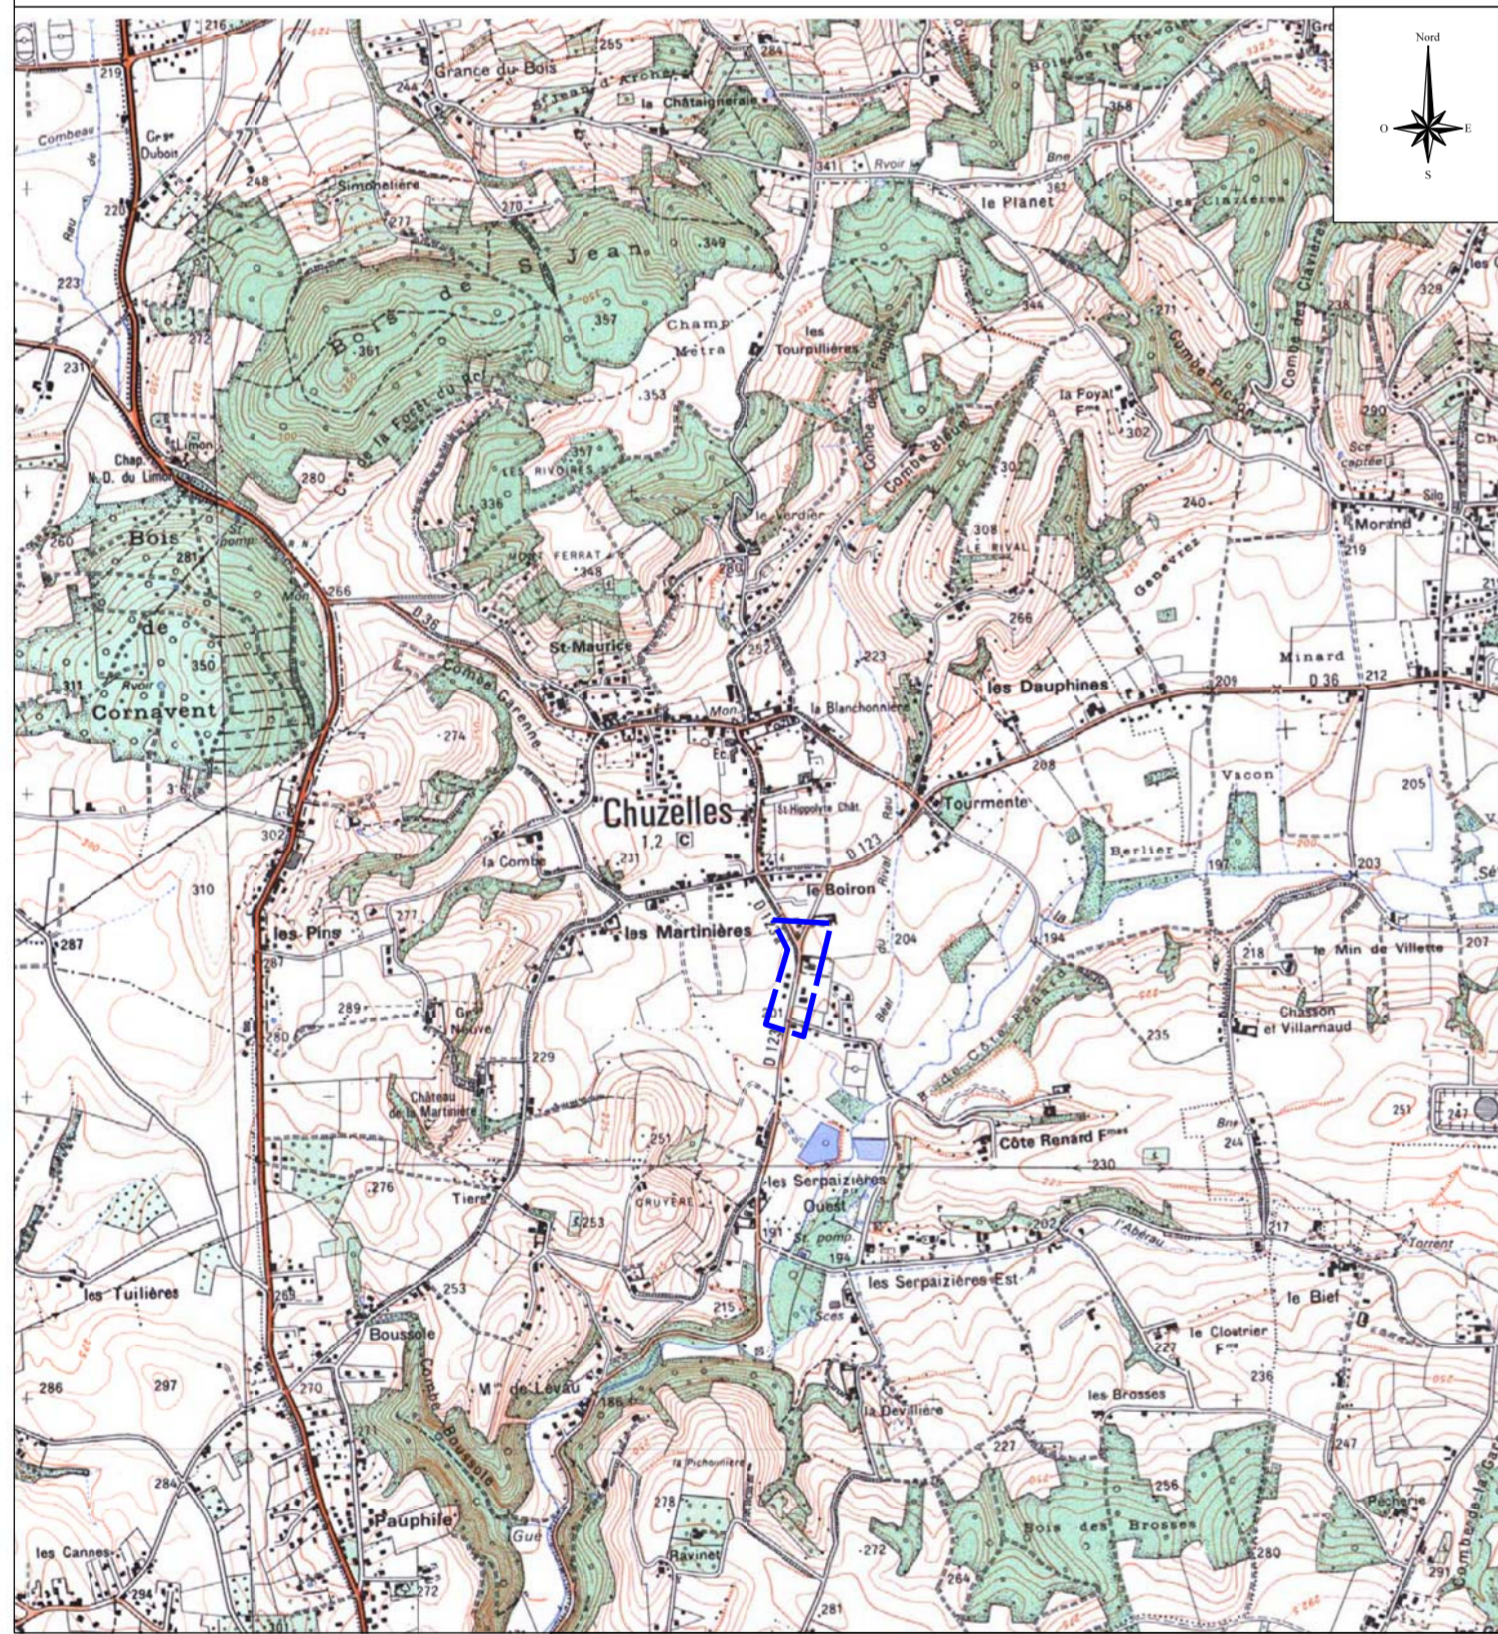


Número DT : 2020112673820577

DATE	IND.	OBSERVATIONS	EXECUTE	VERIFIE
02.12.2020	A	PROJET	SGA	D.C

DOSSIER TE38 No: 20.003.110
REF. PLAN : SGA/02.12.2020
ECHELLE : 1/25000

COMMUNE DE CHUZELLES ENFOUISSEMENT RESEAUX DE TELECOMMUNICATION SUR R.D No 123 (Route de La Sévenne) PLAN DE POSE

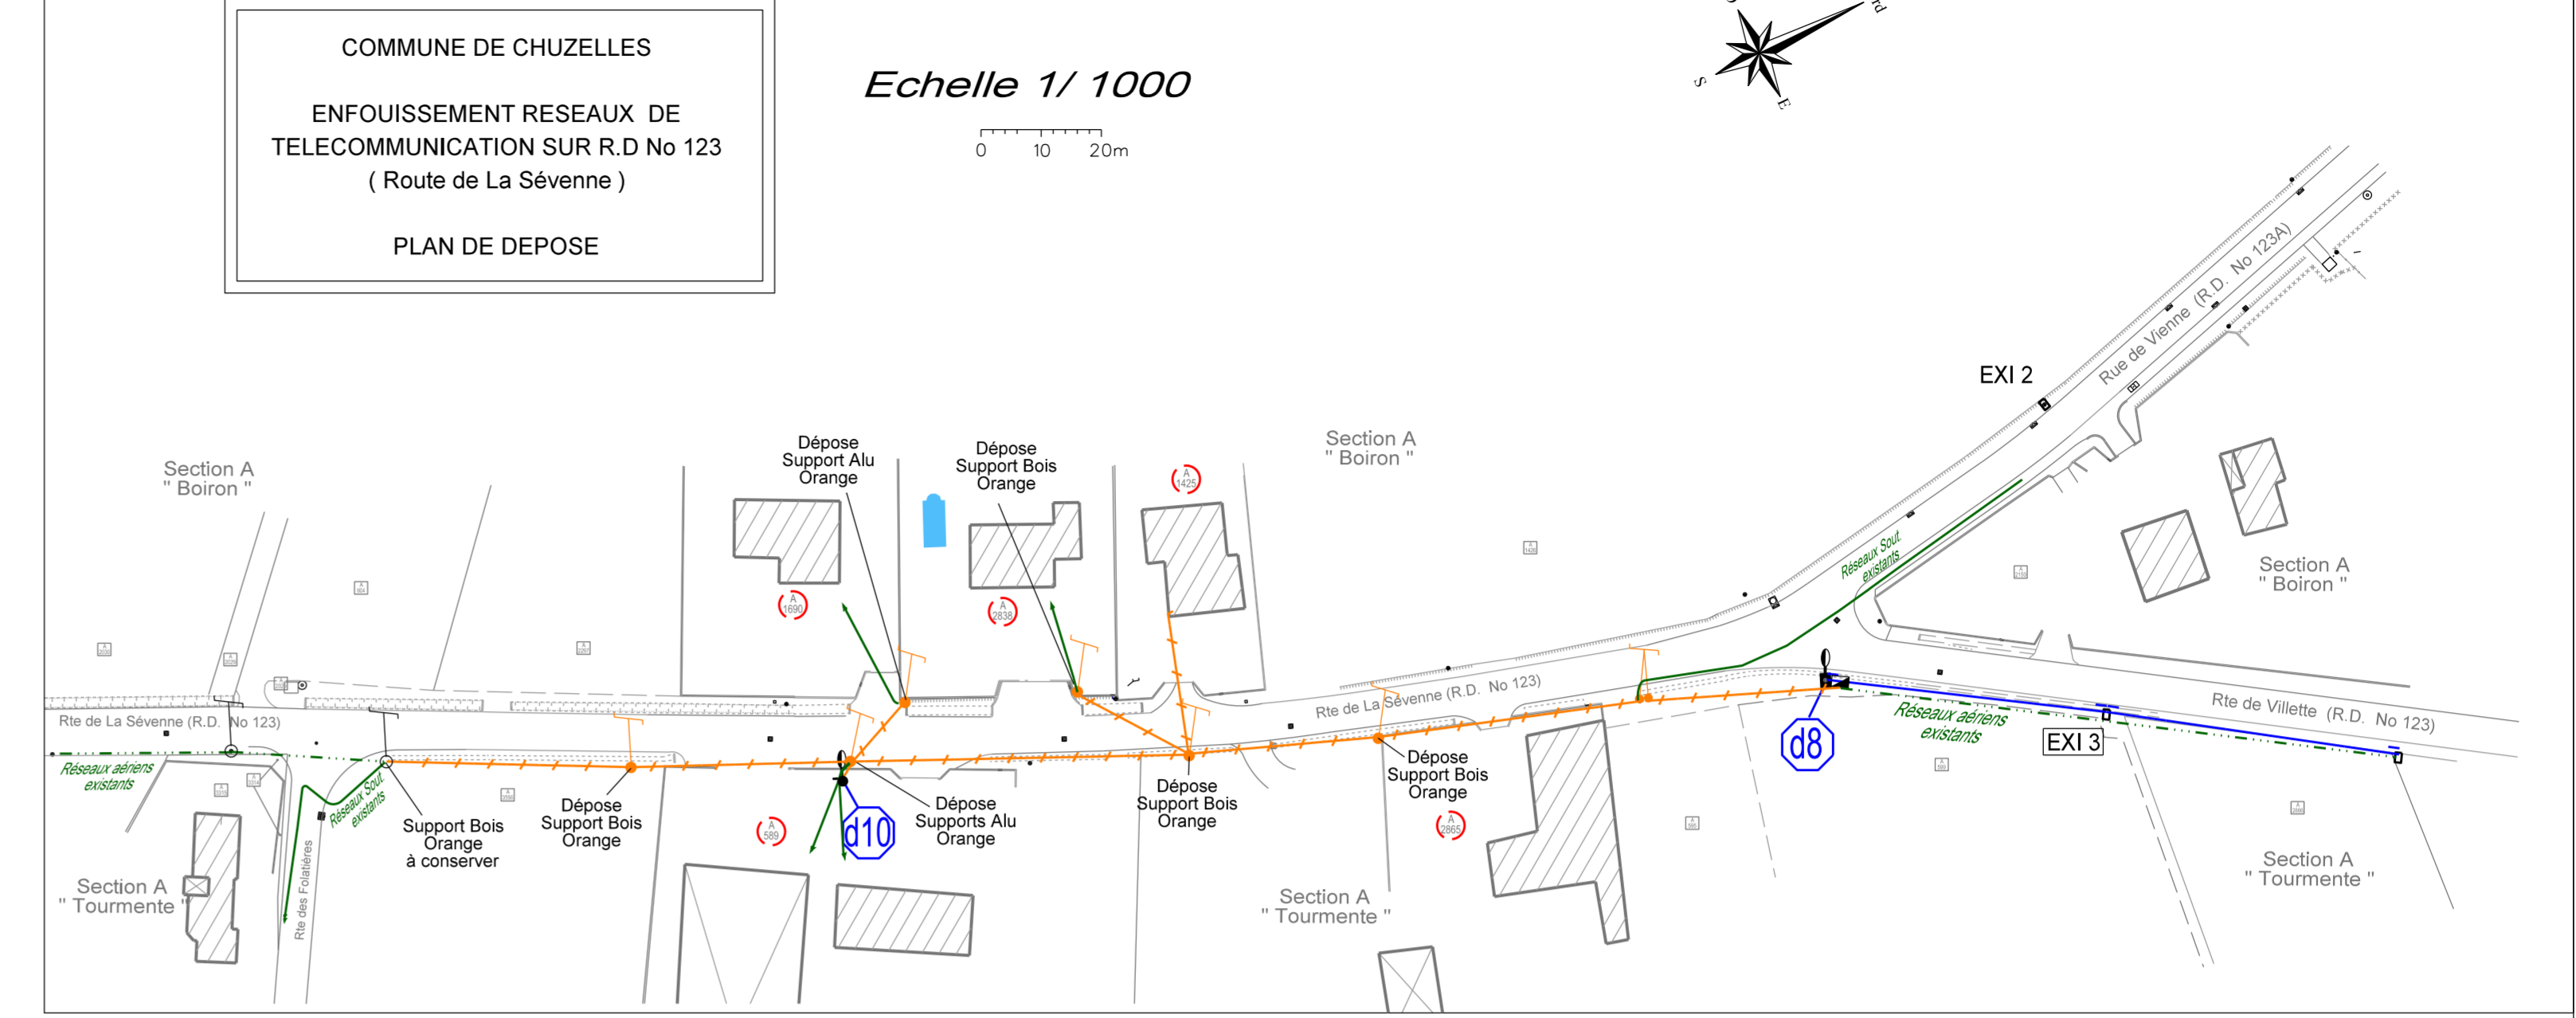
 










ETAT DE POSE DES CONDUITES SOUTERRAINNES ORANGE																								
Détails Conduites Orange							Détails Matériels Orange à poser					Natures du Sol												
Repères	Longueurs Géog.	Observations			Lg. Totales Conduites Branch. FT 2 Ø 28	Lg. Totales Conduites Réseaux FT 2 Ø 45	Lg. Totales Conduites Réseaux FT 2 Ø 50	Lg. Totales Conduites Réseaux FT 3 Ø 45/45	F.P.P. Grillage Avertisseur Vert	Ch. L1C (SF)	Ch. L2C	Ch. L2C (P.F)	Ch. L3C (SF)	REG. Ø30x0,30										
Réseaux	A - B	37,00 m	1,00 m	Chambre	Adductions Support		38,00 m		37			1		2				37						
	B - C	81,00 m	1,00 m	Chambre	1,00 m	Chambre		83,00 m	83,00 m	81	1							10	65	6				
	C - D	45,00 m	1,00 m	Chambre	1,00 m	Chambre		47,00 m	45	1								20	22	3				
	D - E	79,00 m	1,00 m	Chambre	1,00 m	Chambre		81,00 m	81,00 m	79		1						30	49					
	E - F	2,00 m	1,00 m	Chambre	Adductions Support		3,00 m		2					2	2			2						
BRANCHEMENTS	B - b1	9,00 m	1,00 m	Chambre	Adductions Façade		10,00 m		9					2	1				9					
	C - c1	27,00 m	1,00 m	Chambre	Adductions Façade		28,00 m		27					2	1			17		2				
	C - c2	20,00 m	1,00 m	Chambre	1,00 m	Regard		22,00 m		20			1					7		7				
	D - d1	18,00 m	1,00 m	Chambre	1,00 m	Regard		20,00 m		18			1					6		6				
Total Lgs. Geo. Tranchées		318,00 m				Total Lgs Conduites à poser:	80,00 m	122,00 m	211,00 m	211,00 m	318	1	1	1	2	4	4	2	16	32	66	191	2	24

TABLEAU RECAPITULATIF DETAILS ORANGE A POSER

Type	Nombre
F&P grillage avertisseur vert	318
Chambre L1C sans fond	1
Chambre L2C	1
Chambre L2C sans fond	1
Chambre L3C sans fond	1
Regard 0,30x0,30	2
Coude Ø45	4
Coude Ø28	4
Traversée de mur	2
Perçage chambre à poser	16

LEGENDE FRANCE TELECOM

	FT AERIEN EXISTANT
	FT AERIEN A DEPOSER
	FT SOUTERRAIN EXISTANT
	FT SOUTERRAIN A POSER
	LOT A POSER - DOMAINE PUBLIC
	TABOURET 30x30 A POSER - DOMAINE PRIVE
	CHAMBRE L1T - L1C A POSER
	CHAMBRE L2T - L2C A POSER
	CHAMBRE L3T - L3C A POSER
	CHAMBRE EXISTANTE

